


INSTALACJA
WODOCIĄGOWA POŻ

RZUT I PIĘTRA

18,6mb

22,9mb

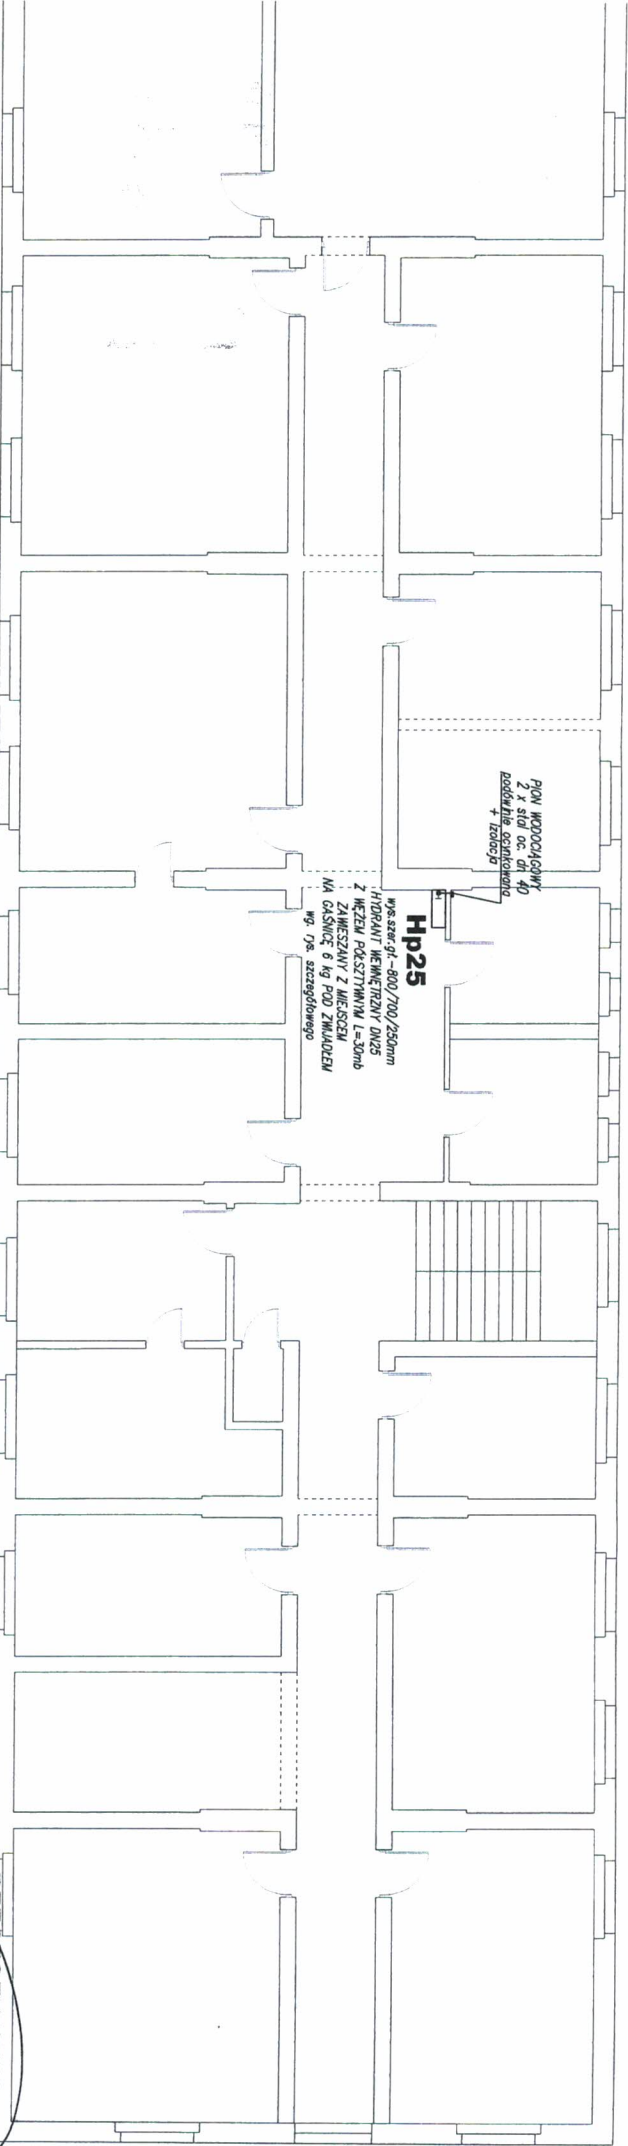

410
przewidywalna instalacja wodociągowa /
system podawania opóźnionego /
w łodzi K - 100 mm / 20mm
cynk: MOA

PROJEKTOWANIE
DO SPRAW ZWIĄZANYCH Z PRZEDSIĘWZIAMI
mgr inż. Grzegorz Kmieć
Osztywnienie /
Zgodnie z projektem z wyłączeniem /
bez uwagi /
Sierdzian /
Zawieszona /

IS-PROJEKT MARCIN GAJEZA
ul. Popieluszki 10/70 10-693 Olsztyn
tel: 500-296-946

INWESTOR:
WOJEWÓDZKI INSPEKTORAT WETERYNARI I OLSZTYNIE
UL. SZARZYCH SZEREGÓW 7 10-072 OLSZTYN

Funkcja:	Imię i Nazwisko:	Nr uprawnień:	Podpis:
Projektant:	mgr inż. Marcin Gajęza	WAJ/0071/P005/09	<i>[Signature]</i>
Sprawdził:			
Opis:	BUDYNEK INSPEKTORATU WETERYNARI UL. SZARZYCH SZEREGÓW 7 W OLSZTYNIE		Data: 12.2019 r.
Temat:	INSTALACJA POZ./HODRANTOWA RZUT I PIĘTRA		Skala: 1:100
			Nr rysunku: IS-1


INSTALACJA
WODOCIĄGOWA PROZ

RZUT PARTERU

18.6mb

22.9mb

WEJŚCIE

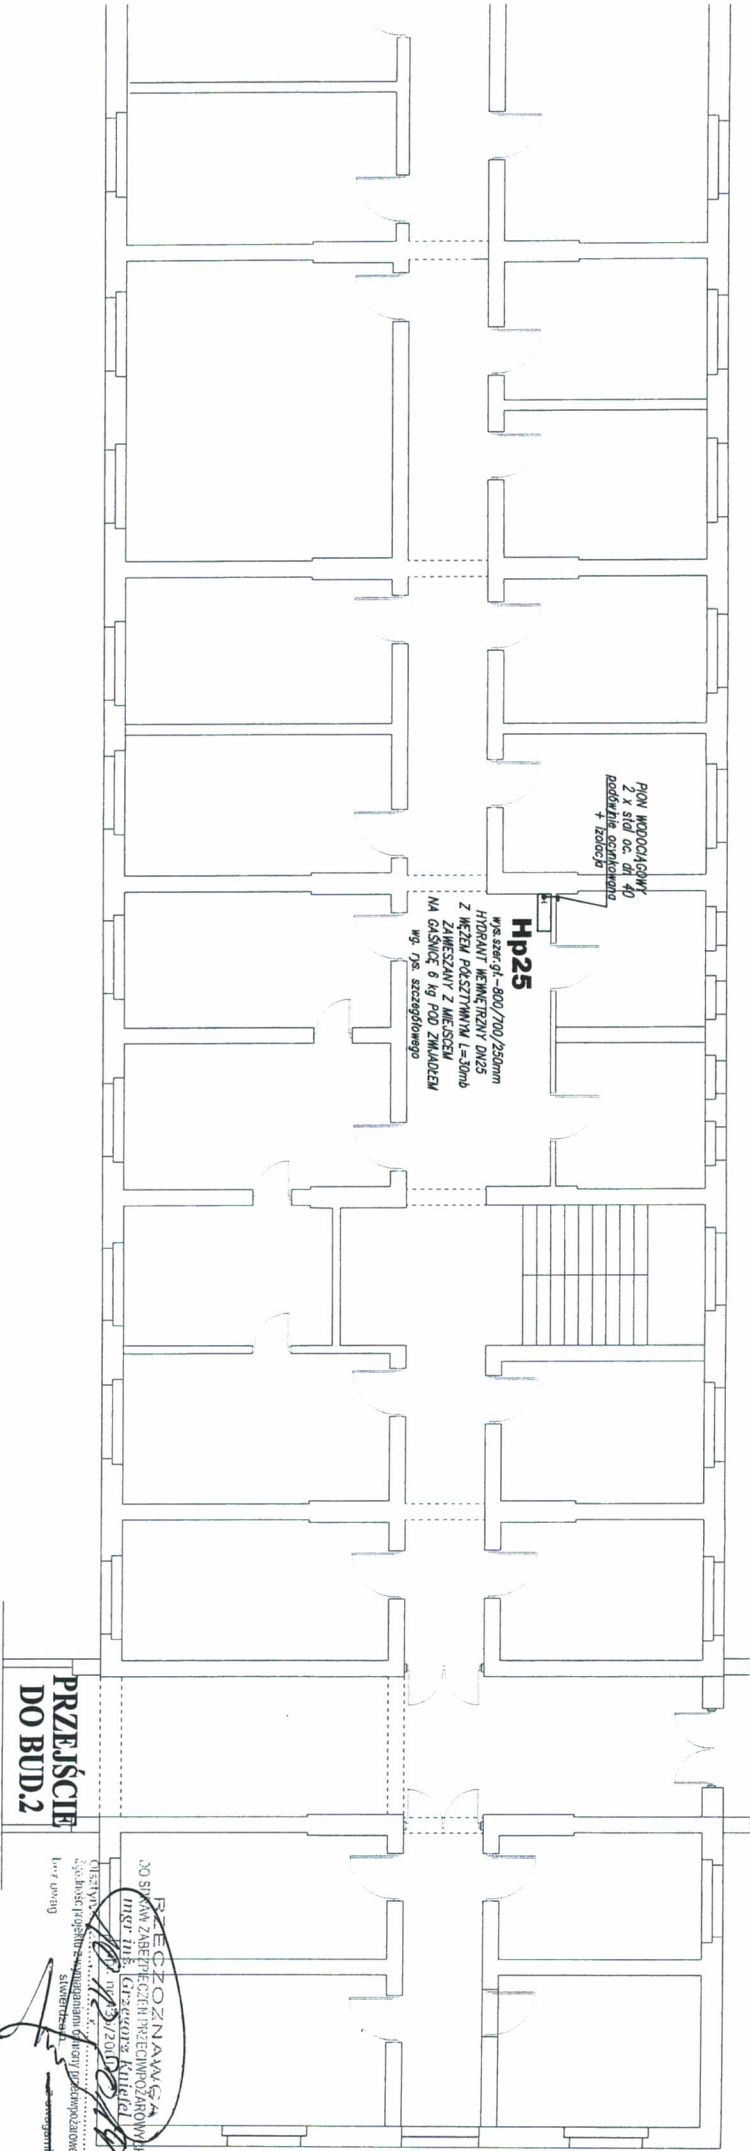

440
przewidywana instalacja wodociągowa /
system podłogowy oparty na
włóknie K-lik max 20mm
cynk - KOD

- wykonane po wierzchu

PRZEJŚCIE DO BUD.2

PROJEKTOWANIE I WYKONANIE
DZIAŁALNOŚĆ W OBRĘBIE
DZIAŁALNOŚCI W OBRĘBIE
DZIAŁALNOŚCI W OBRĘBIE
DZIAŁALNOŚCI W OBRĘBIE
DZIAŁALNOŚCI W OBRĘBIE

IS-PROJEKT MARCIN GAŁEZA
ul. Popielkazi 10/70 10-693 Olkztm
tel: 500-296-946


INWESTOR: WOJEWÓDZKI INSPEKTORAT WETERYNARIJ W OLSZTYNIE UL. SZARYCH SZEREGÓW 7 10-072 OLSZTYN	
Funkcja:	Imię i Nazwisko: Nr uprawnień: Podpis:
Projektant:	mgr inż. Marcin Gałaza WAM/0071/POOS/09
Sprawił:	
Objekt:	Objekt: BUDYNEK INSPEKTORATU WETERYNARIJ UL. SZARYCH SZEREGÓW 7 W OLSZTYNIE
Temat:	Instalacja Proz/Horobantowa RZUT PARTERU
	Data: 12.2019 r. Skala: 1:100
	Nr rysunku: IS-2

INSTALACJA
WODOCIĄGOWA PROŻ

RZUT PIWNICY

21,6mb

19,9mb

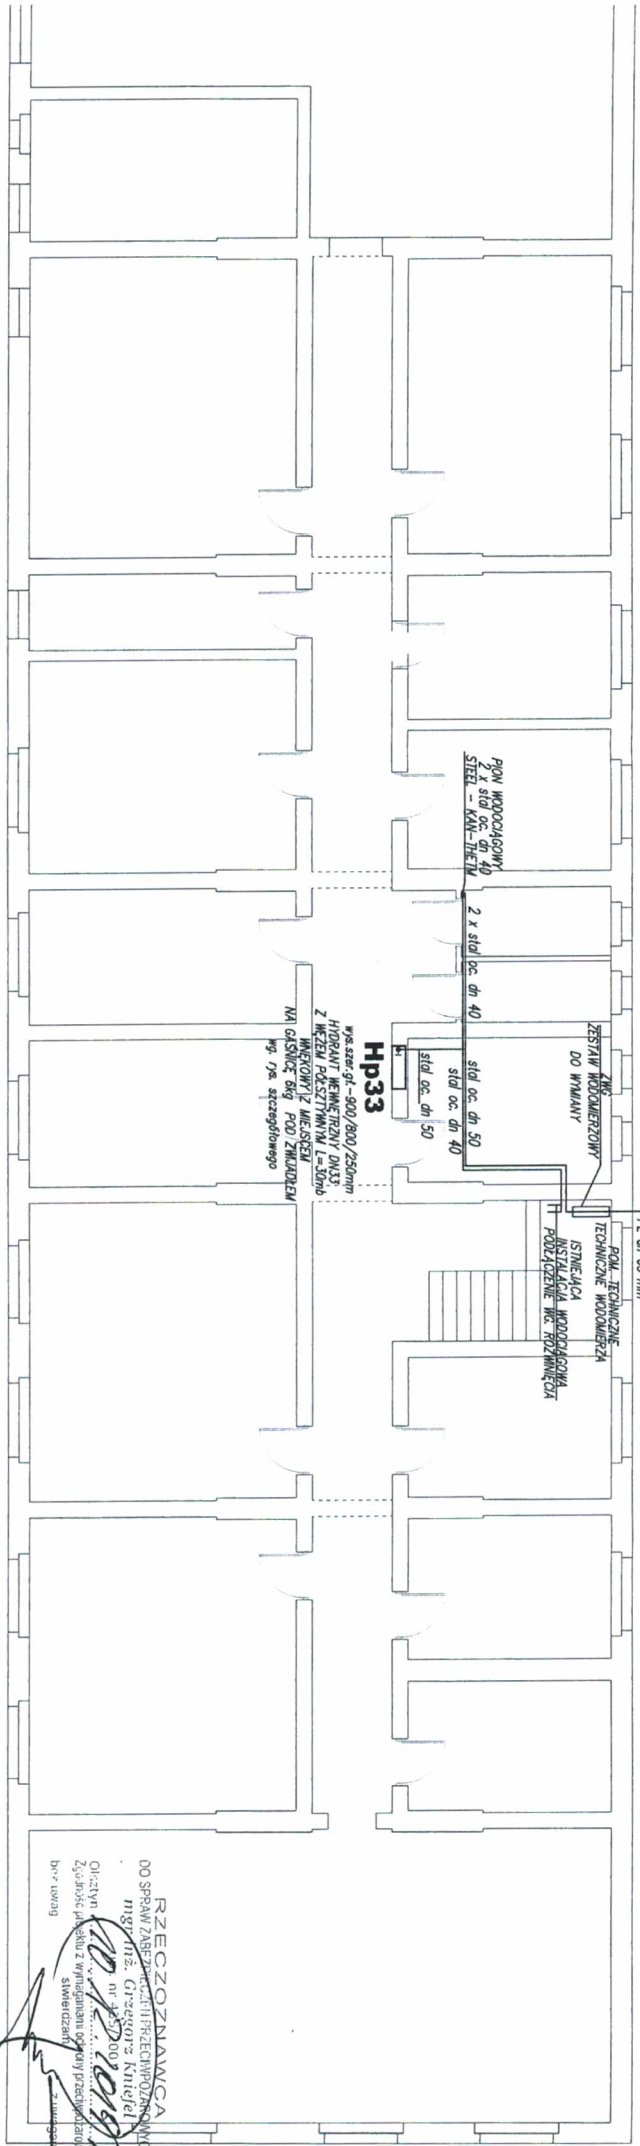

440
przewody instalacji wodociągowej - prowadzone po murach
stosowo pokrywane opłosem
zabezpieczone przed mrozem
cynkowane K021


RZECZOZNAWCA
DO SPRAW ZABEZPIECZENIA PRZECIWPOROZNIENIOWYCH
mgr inż. Grzegorz Kuciel
ul. Piłsudskiego 10/70, 00-000 Warszawa
tel. 22 627 50 00
Oliżyno
Zygodność projektu z wykonaniem, opłony przeciwdziałaniej
słownictwami

IS-PROJEKT MARCIN GAŁEZA
ul. Pogodki 10/70 10-693 Oklityn
tel. 500-296-946

INWESTOR:	
WOLEWODZKI INSPEKTORAT WETERYNARIJ W OLSZTYNIE UL. SZARYCH SZEREGÓW 7 10-072 OLSZTYN	
Funkcja:	Imię i Nazwisko: Nr uprawnień: Podpis:
Projektant:	mgr inż. Marcin Gałaza WAM/2017/R005/09
Obiekt:	BUDYNEK INSPEKTORATU WETERYNARIJ UL. SZARYCH SZEREGÓW 7 W OLSZTYNIE
Data:	12.2019 r.
Skala:	1:100
Temat:	INSTALACJA PROŻ/HOBRYANTOWA
Nr rysunku:	IS-3


INSTALACJA WODOCIĄGOWA PROZ HYDRANTY HP 25 - HP33

SPRĘŻYNIACZ HYDRAULICZNY AMMANN & BLANCHET 170000
 WZCIĄG 170000
 WZCIĄG 12000

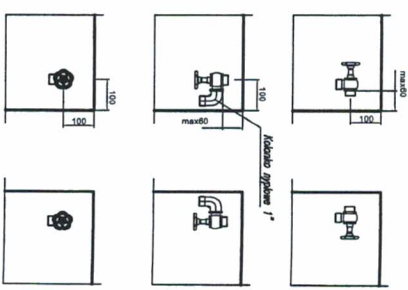



HP25

wys. szer. gł. - 800/700/250mm
 HYDRANT MEMBRANOWY DN25
 Z WĘZŁEM PŁASKIYM L=300mm
 ZAMIESZCZANY Z MIĘSIECIEM
 NA GĄSIENICĘ 6 kg POD ZIMADZEM
 wg. Usc. szczególnego

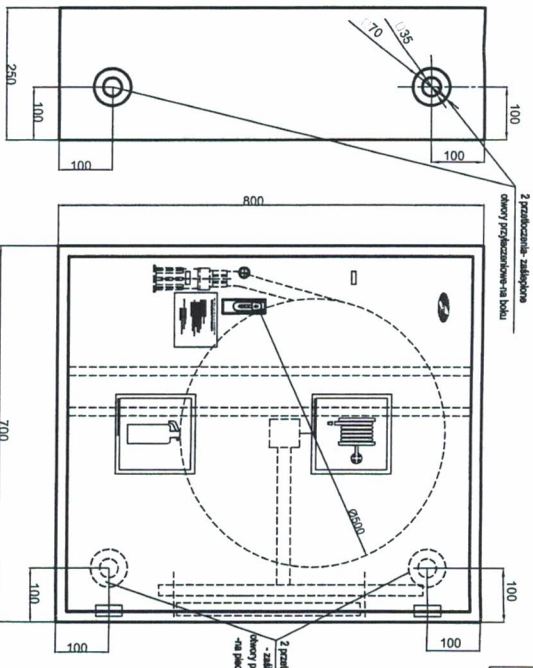

HP33

wys. szer. gł. - 900/800/250mm
 HYDRANT MEMBRANOWY DN33
 Z WĘZŁEM PŁASKIYM L=300mm
 WNIEMKOWY Z MIĘSIECIEM
 NA GĄSIENICĘ 6kg POD ZIMADZEM
 wg. Usc. szczególnego

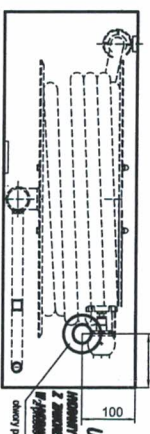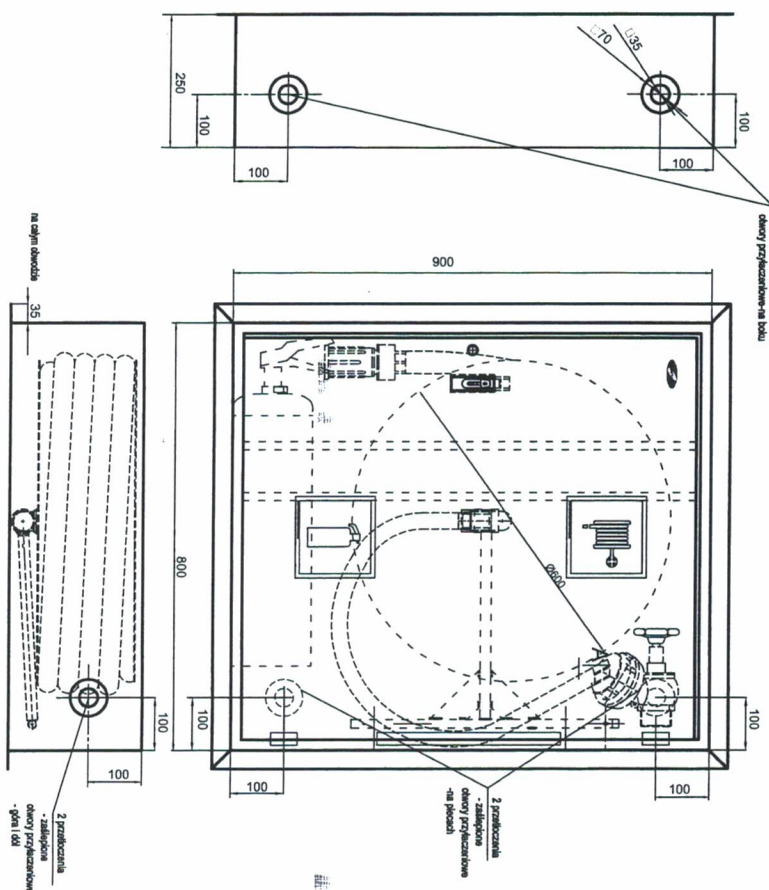

UWAGA:
 INSTALACJA WODOCIĄGOWA PROZ WYKONANA W ZAKŁADACH WODOKANALIZACYJNYCH
 Z ZAMÓWIENIEM NA WYKONANIE PRAC W OBLASCI WODOKANALIZACYJNEJ
 W ZAKŁADACH WODOKANALIZACYJNYCH W ZAKŁADACH WODOKANALIZACYJNYCH
 W ZAKŁADACH WODOKANALIZACYJNYCH W ZAKŁADACH WODOKANALIZACYJNYCH

IS-PROJEKT MARCIN GAJEZA ul. Popieluchki 10/70 10-693 Okęty tel: 500-296-946	
INWESTOR: WODOKANALIZACJA WODOKANALIZACYJNA W OLSZTYNIE UL. SZARYCH SZEREGÓW 7 10-072 OLSZTYN	
Funkcja: mgr inż. Andrzej Gajda	Nr uprawnień:
Projektant: WAW/0071/PROS/09	Podpis:
Sprowadził:	
Obiekt: BUDYNEK INSPEKTORATU METRYNARI UL. SZARYCH SZEREGÓW 7 W OLSZTYNIE	Data: 12.2019 r.
Temat: INSTALACJA PROZ/HYDRANTOWA SZCZEGÓŁ HYDRANTÓW HP25 HP33	Skala: 1:100
	Nr rysunku: IS-5

UWAGA:
 INSTALACJA WODOCIĄGOWA WYKONANA W ZAKŁADACH WODOKANALIZACYJNYCH
 W ZAKŁADACH WODOKANALIZACYJNYCH W ZAKŁADACH WODOKANALIZACYJNYCH

